
 


dz. nr 881/1

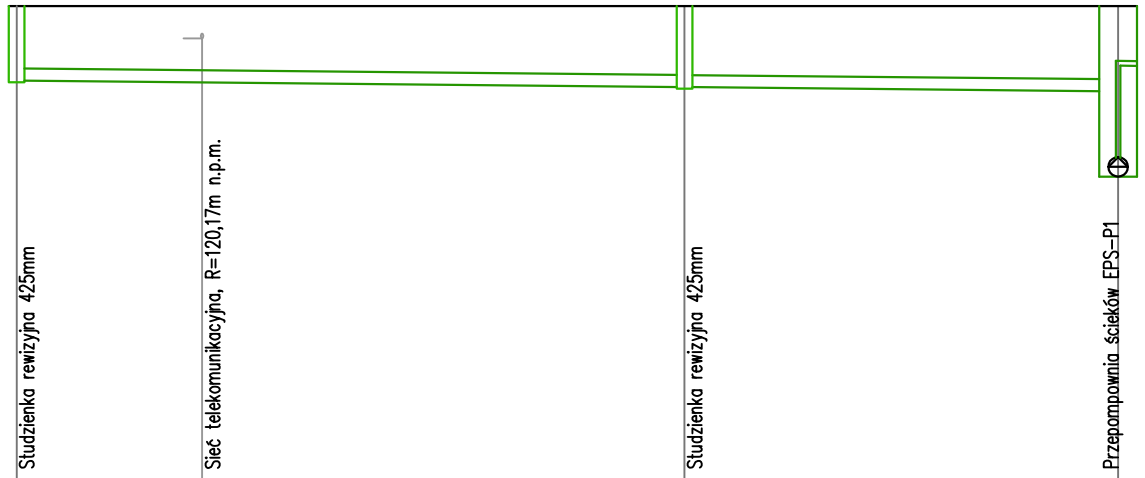

poziom porównawczy 114,20 m n.p.m.

Węzeł	D1	D8	D4
Rzędna terenu [m n.p.m.]	120,60	120,60	120,60
Rzędna dna rury [m n.p.m.]	119,61	119,52	119,46
Zagłębienie [m]	0,99	1,08	1,14
Materiał, Średnica/Spadek [%]	PCV-U DN126		0,50
Długość [m]	17,80		11,55
Odległość [m]	0,00	17,80	29,35
Kąt załamania [°]	90		



UWAGA:

Wszystkie wymiary oraz rzędne istniejącego uzbrojenia należy sprawdzić w terenie

LEGENDA

PROJEKTOWANA INSTALACJA DRENAŻU

BIURO PROJEKTÓW I REALIZACJI INWESTYCJI INSPRO

ul. Frezjowa 32 55-231 Jelcz-Laskowice
tel. 696 08 77 90,
inspro@inspro.pl www.inspro.pl



Inwesor: Gmina Czernica
ul. Kolejowa 3
55-003 Czernica

Projekt: Projekt budowlany instalacji drenażu dla budynku użyteczności publicznej zlokalizowanego na dz. nr 881/1, Kamieniec Wrocławski, ul. Kolejowa 6 55-003 Czernica

	Imię i nazwisko	Nr uprawnień	Podpis
Projektant	Grzegorz Kaczmarek	104/DOŚ/11	
Opracował			
Opracował	Urszula Misiak		

Przedmiot rysunku:

Skala 1:100/200

Nr rysunku 03

Profil instalacji drenażu c.d.