


ŁĄCZ. GŁ. 636.993 TEL.
wykazujemy, ewent.
uśredniamy z
średnicą 1000mm

Opracowanie	mgr inż. Diana Mokrzycka	
Sprawdzający	mgr inż. Łukasz Drobniński	upr. zaw. 242202DUW
Projektant	mgr inż. Marcin Flażyński	upr. zaw. 479101DUW / 18.08.16r.
Investor	Gmina Czernica ul. Kolejowa 3, 55-003 Czernica	
Temat	Stacjonaryzacji sanitarnej w rejonie ul. Krzykowskiej na dz. 132/23, 133/2, 133/16 w miejscowości Niedołice Wielkie	
Adres 14/1/1	dz. 132/23, 133/2, 133/16, ul. Krzykowska, Niedołice Wlk., gm. Czernica	
Tytuł rysunku	Projekt zagospodarowania terenu	
		Skala 1:500 Nr rya. 1

LEGENDA

— sz 128.46
— sz 123.65
— sz zbior.dn1000bel

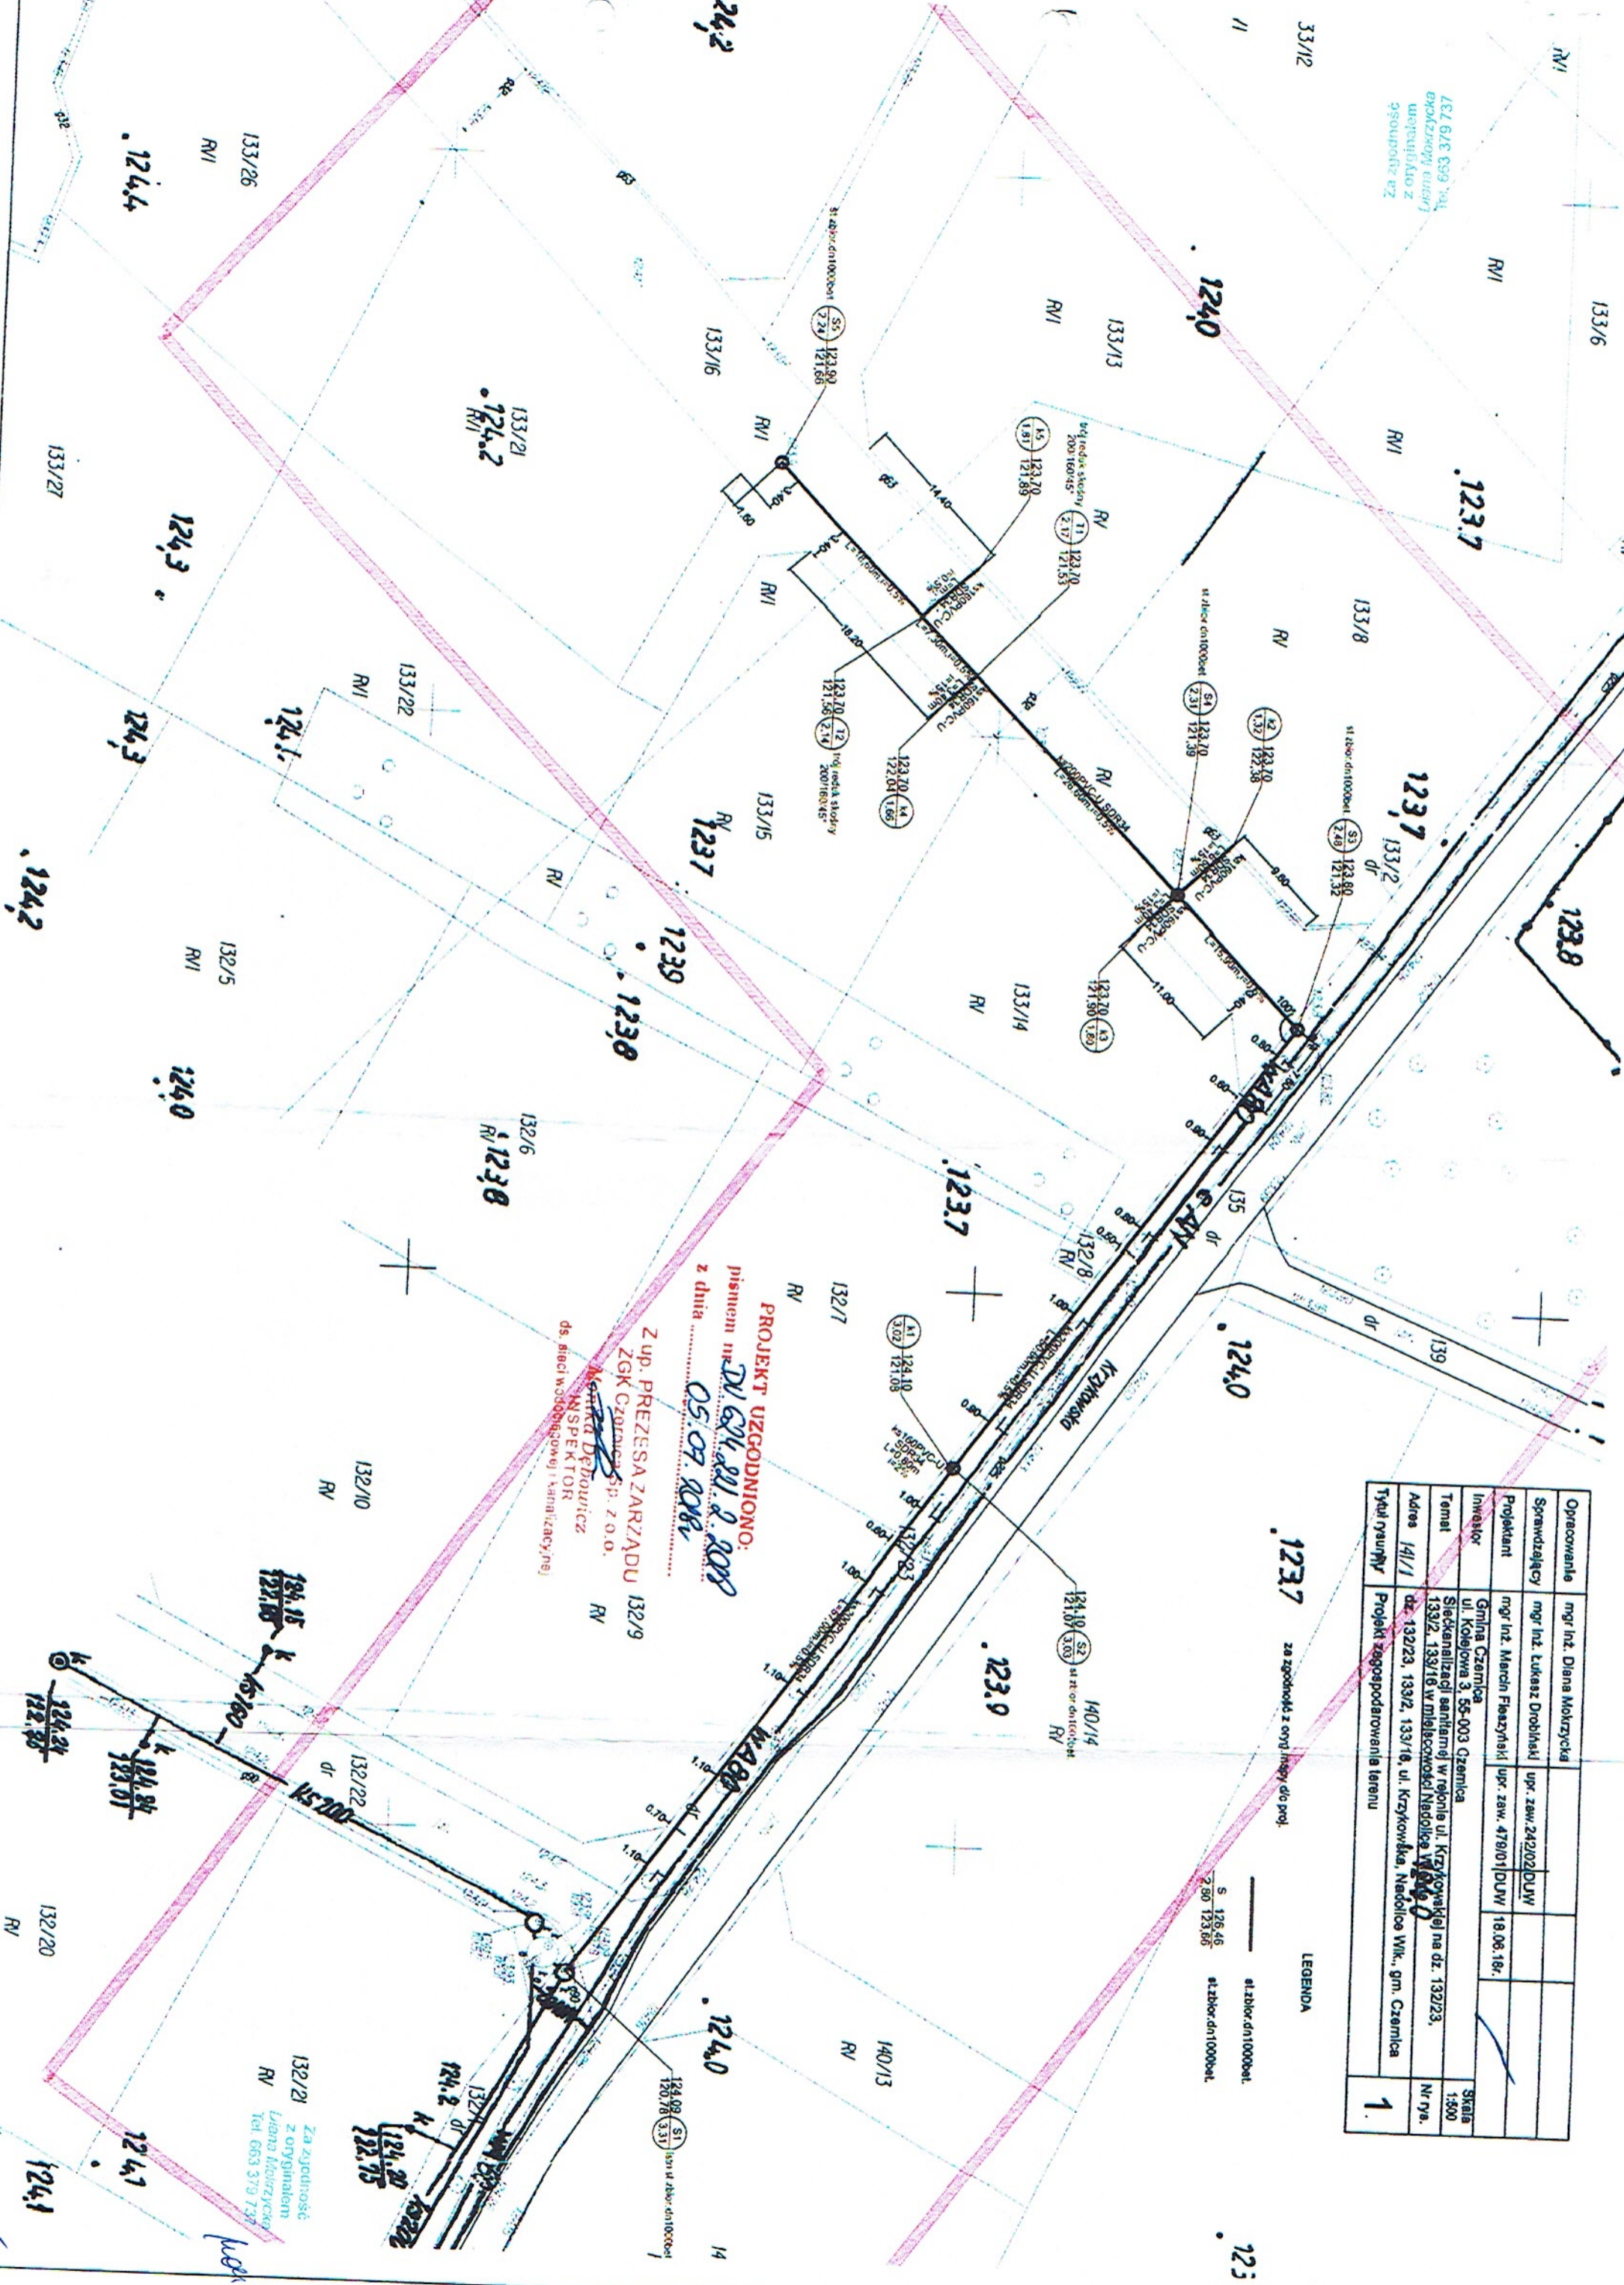

PROJEKT UZGODNIONO:
pismem nr **DV.634.891.2.2018**
z dnia **05.07.2018r.**

Z up. PREZESA ZARZĄDU
ZGK Czernica sp. z o.o.
Marek Deptowicz
INSPEKTOR
ds. sieci wodociągowej i kanalizacyjnej

Za zgodność
z oryginałem
Liliana Różyńska
Tel. 663 379 737